


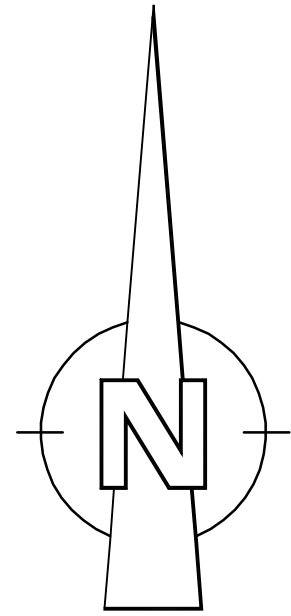


Die Abwasserdruckleitung und die Anschlussleitung an die Trinkwasserversorgung werden privat ausgeführt.




Zeichenerklärung:

- Wasserleitung Bestand alt
- Wasserleitung Bestand neu
- Mischwasser Bestand alt
- Schmutzwasser Bestand alt
- Regenwasser Bestand alt
- Mischwasser Bestand neu
- Schmutzwasser Bestand neu
- Schmutzwasser Druckleitung Bestand neu
- Regenwasser Bestand neu

Zeichenerklärung: Trennsystem Bestand neu

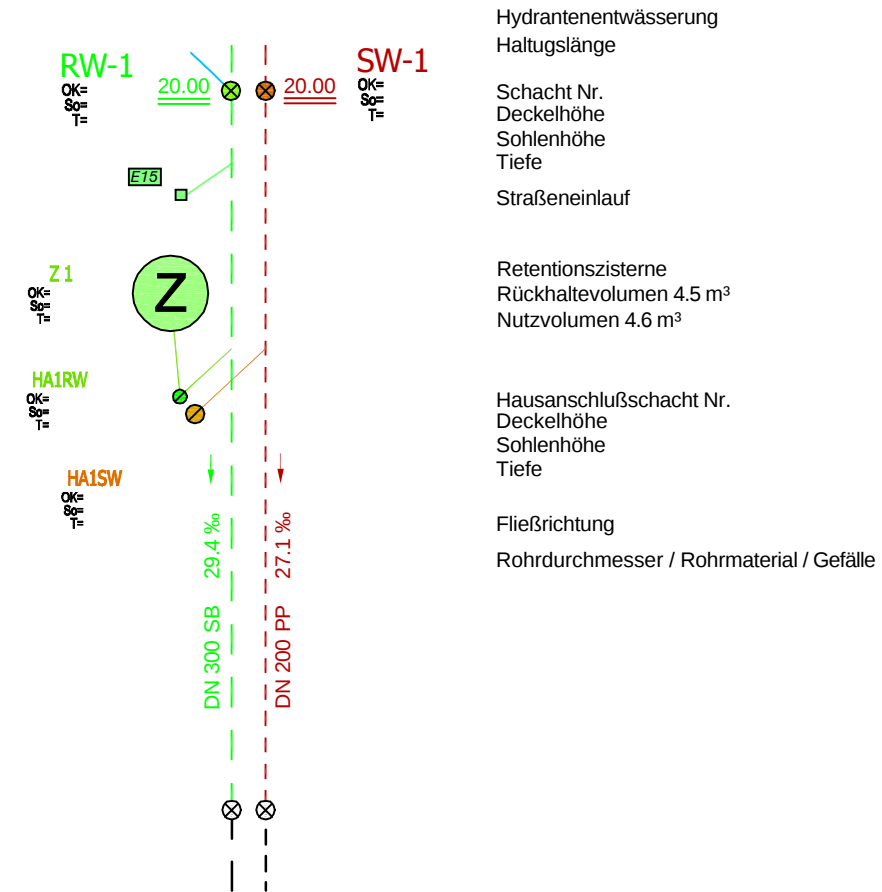

Zeichenerklärung: Mischsystem Bestand neu

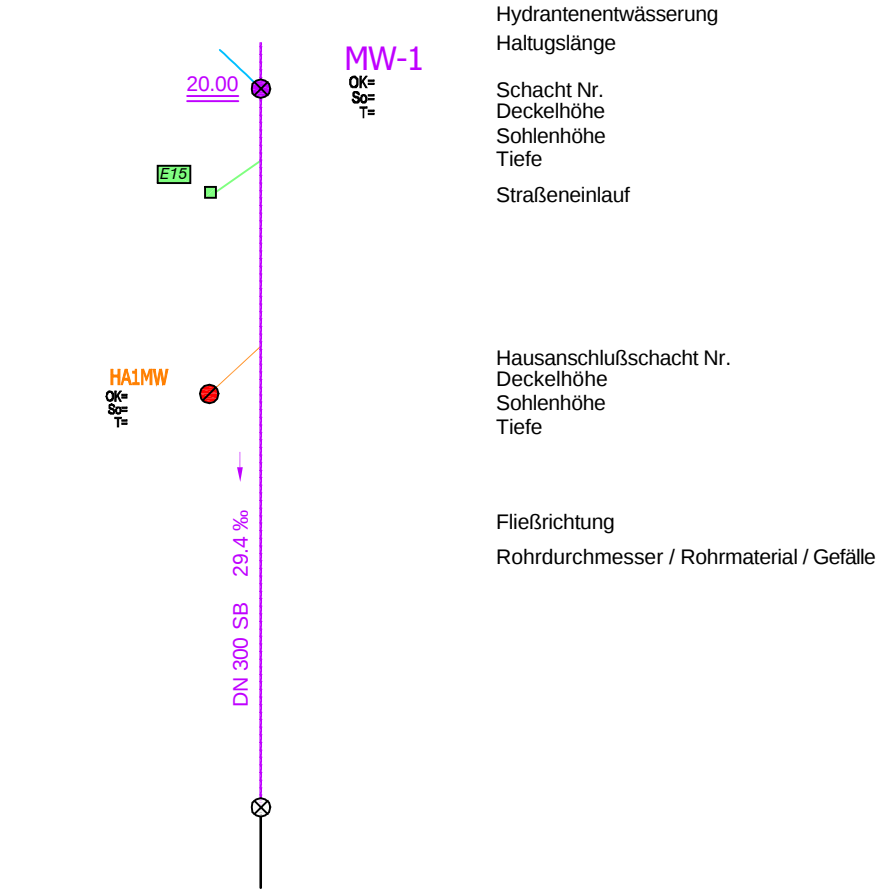

PROJEKT Erschließung Baugebiet "Goldshofen"			
Kanalisation Teil Süd			
PLANART Lageplan	PLANNUMMER 0419	MAßSTAB M 1:250	
BAUHERR Gemeinde Schemmerhofen Ortsteil Ingerkingen	PROJEKTNUMMER 07-013-09	DATUM 11.03.2010	
PLANPHASE Bestand	ZEICHNUNGNAME B_Lageplan	BEARBEITER Schmid	GEZEICHNET SK
PLANNER E. S. tiefbauplanung		Erwin Schmid Dipl.-Ing. (FH) tel. 07351. 5 28 08 -00 Biberacher Str. 101 mail: info@ib-es.de 88441 Mitteltiberach www.ib-es.de	