


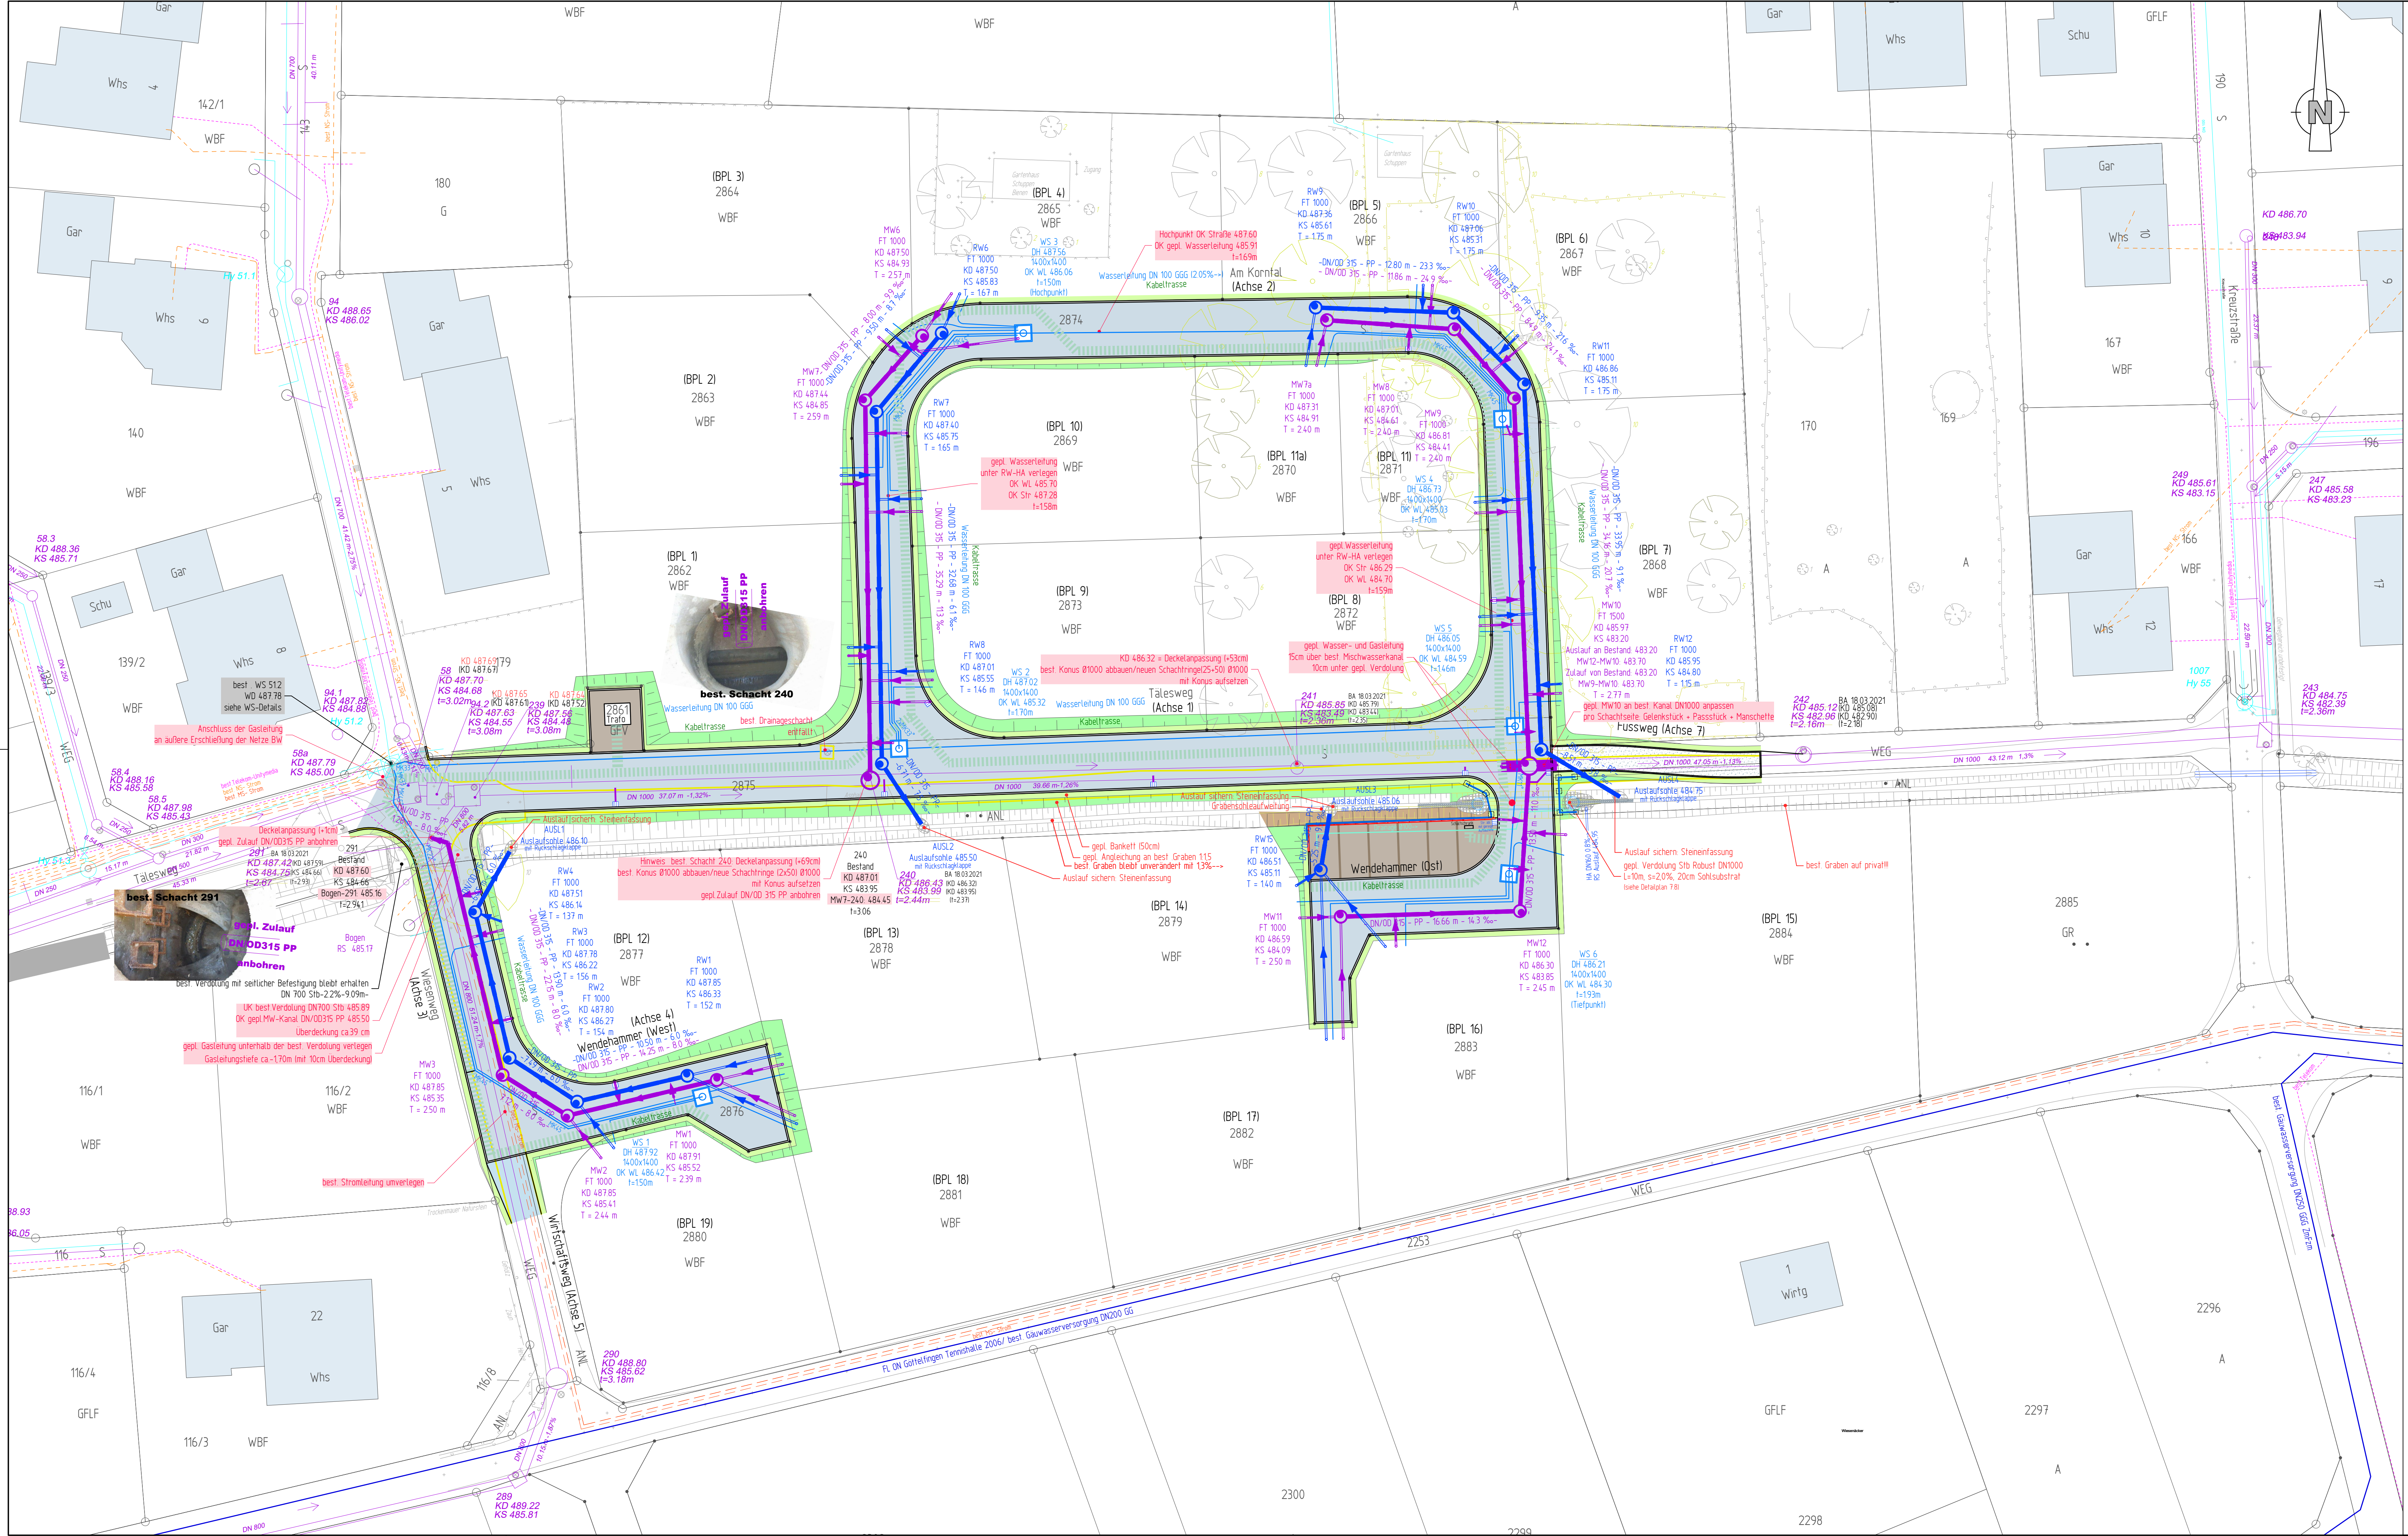

Legende Bestand

- Mischwasserkanal
- Regenwasserkanal
- Wasserleitung
- Zweckverband Gauwasserversorgung
- Telekom/Unity Media
- Strom/Niederspannung/Beleuchtung Netze BW
- Strom, Mittelspannung (Netze BW)

Legende Planung

- Mischwasserkanal
- Regenwasserkanal
- Wasserleitung
- Kabeltrasse (Str bel kabel, Breitband, Strom, Telekom)

Die Lage der vorhandenen Leitungen wurde nachrichtlich, ohne Gewähr auf Vollständig- keit aus den Plänen der Versorgungsträger entnommen.

Kanaldaten Gemeinde = Höhensystem DHHN12 (130)
Vermessung+Planung = Höhensystem DHHN2016 (170)
Höhendifferenz -4.7cm
Kanaldaten in Höhensystem DHH12 (130) wurden im Bereich der Planung an DHHN2016 (170) angepasst.

Ausgabedaten
geplante Hausanschlüsse MW-RW

Beispiel:	Nummer	Länge	Größe	Zulauf	Regenwasseranschlüsse	Länge	Größe	Zulauf
1	1.862	2.00m	484.765	2.957	2.00m	485.939		
2	2.302	2.00m	484.765	3.385	2.00m	485.939		
3	2.934	2.00m	485.117	4.158	2.00m	486.046		
4	4.757	1.50m	485.170	4.010	1.50m	486.040		
5	3.944	2.00m	484.894	2.451	2.00m	485.975		
6	4.232	2.00m	484.720	2.761	2.00m	485.932		
7	3.226	2.00m	484.046	2.070	2.00m	485.048		
8	4.215	2.00m	484.260	3.135	2.00m	485.174		
9	5.895	2.00m	484.233	4.859	2.00m	485.830		
10	5.113	2.00m	484.591	4.052	2.00m	485.937		
11	4.005	2.00m	484.427	3.076	2.00m	485.276		
11a	4.108	2.00m	485.146	3.461	1.50m	485.842		
12	3.089	2.00m	485.662	2.519	2.00m	486.344		
13	6.278	1.85m	485.800	8.847	1.50m	486.614		
14	3.813	2.00m	484.321	2.691	1.50m	485.300		
15	3.811	2.00m	483.597	2.000	0.80m	484.950		
16	2.500	2.00m	484.231	1.949	1.50m	485.399		
17	11.312	1.50m	484.421	15.750	1.50m	485.498		
18	7.966	1.85m	485.830	11.103	1.50m	486.646		
19	5.000	1.80m	485.650	5.472	1.50m	486.502		

INDEX	DATUM	NAM	ART DER ÄNDERUNG

FRSCHLIESSUNGSTRÄGER

BAUSCHLOTTER STRASSE 58
75177 PFORZHEIM
TELEFON (07231)93791-0
TELEFAX (07231)93791-50
E-MAIL info@ibb-erschliessung.de

KOMMUNALENTWICKLUNG
UND INTEGRIERTE
BAULANDERSCHLIESSUNG

MAX-EYTH-STRASSE 15
72250 FREUDENSTADT
TELEFON 07441 / 915928-0
TELEFAX 07441 / 915928-20
E-MAIL Freudensdt@Kirm-Ingenieure.de
INTERNET www.Kirm-Ingenieure.de

KIRN INGENIEURE
BERATENDE INGENIEURE

GEMEINDE EUTINGEN IM GÄU OT GÖTTELFINGEN NEUBAUGEBIET "TÄLE" - AUSFÜHRUNGSPLANUNG -			
LAGEPLAN LEITUNGSBAU	MAßSTAB 1 : 250	ERSATZ FÜR	AUFTRAGSGEBER
DATUM	UNTERSCHRIFT	UNTERSCHRIFT	UNTERSCHRIFT