


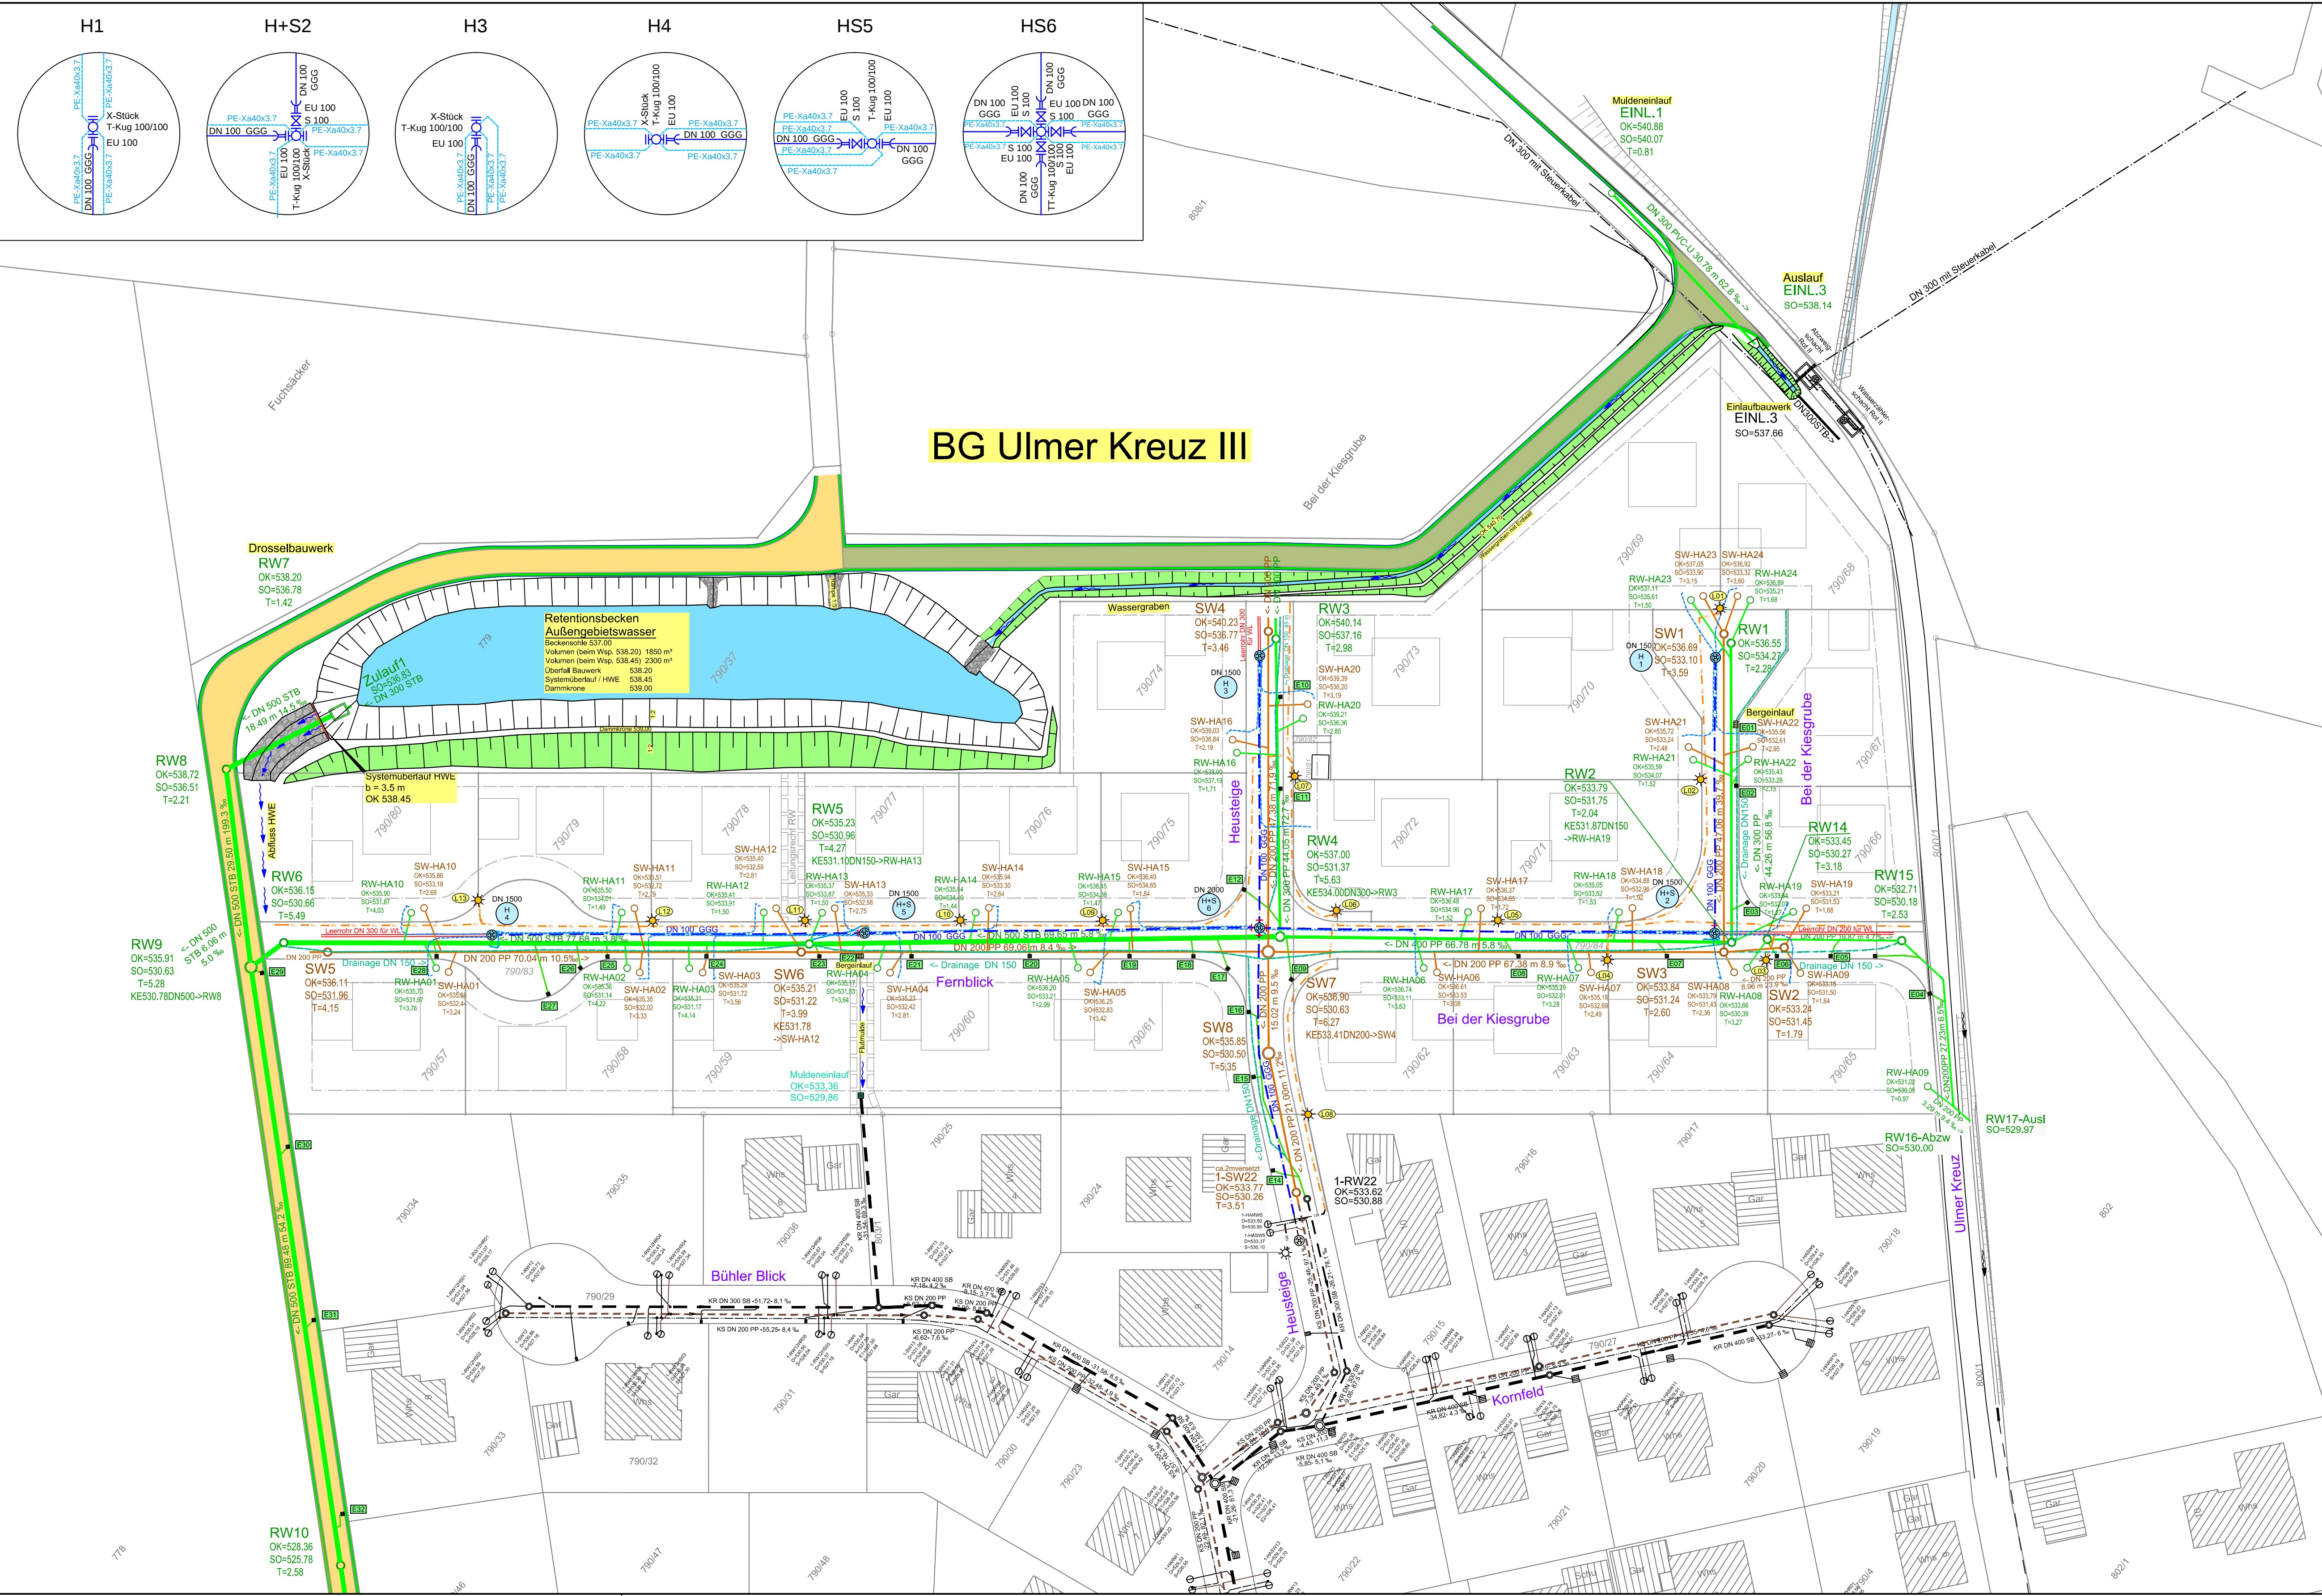

Zeichenerklärung:

Bestand alt

- Wasserleitung
- Wasserhausanschluss
- Mischwasserkanal
- Schmutzwasserkanal
- Regenwasserkanal

Bestand neu

- Hydrantentw.
- Schieber
- Wasserleitung
- Wasserhausanschluss PE-Xa 40x3.7
- Drainageleitung
- Straßeneinlauf
- Straßenbeleuchtung
- Regenwasserkanal
- Schmutzwasserkanal

Höhen im System DHHN92

BAUHERR Gemeinde Burgrieden / Ortsteil Rot Kreis Biberach		 Burgrieden	
PROJEKT Erschließung Baugebiet "Ulmer Kreuz III"			
Kanalisation und Wasserversorgung		PLANNUMMER 4099	MASSSTAB 1 : 500
Lageplan		PROJEKTNUMMER 21-002-24	DATUM 12.05.2023
Bestand		ZEICHNUNGSNAME B_LAGEPLAN.DWG	
		BEARBEITER Brauchle	GEZEICHNET mf
PLANNER E ₁ S tiefbauplanung		BEILAGE Erwin Schmid Dipl.-Ing (FH) Industriestraße 49 88441 Mittelfribach tel. 07351 - 5 28 08 - 00 mail: info@ib-es.de	