


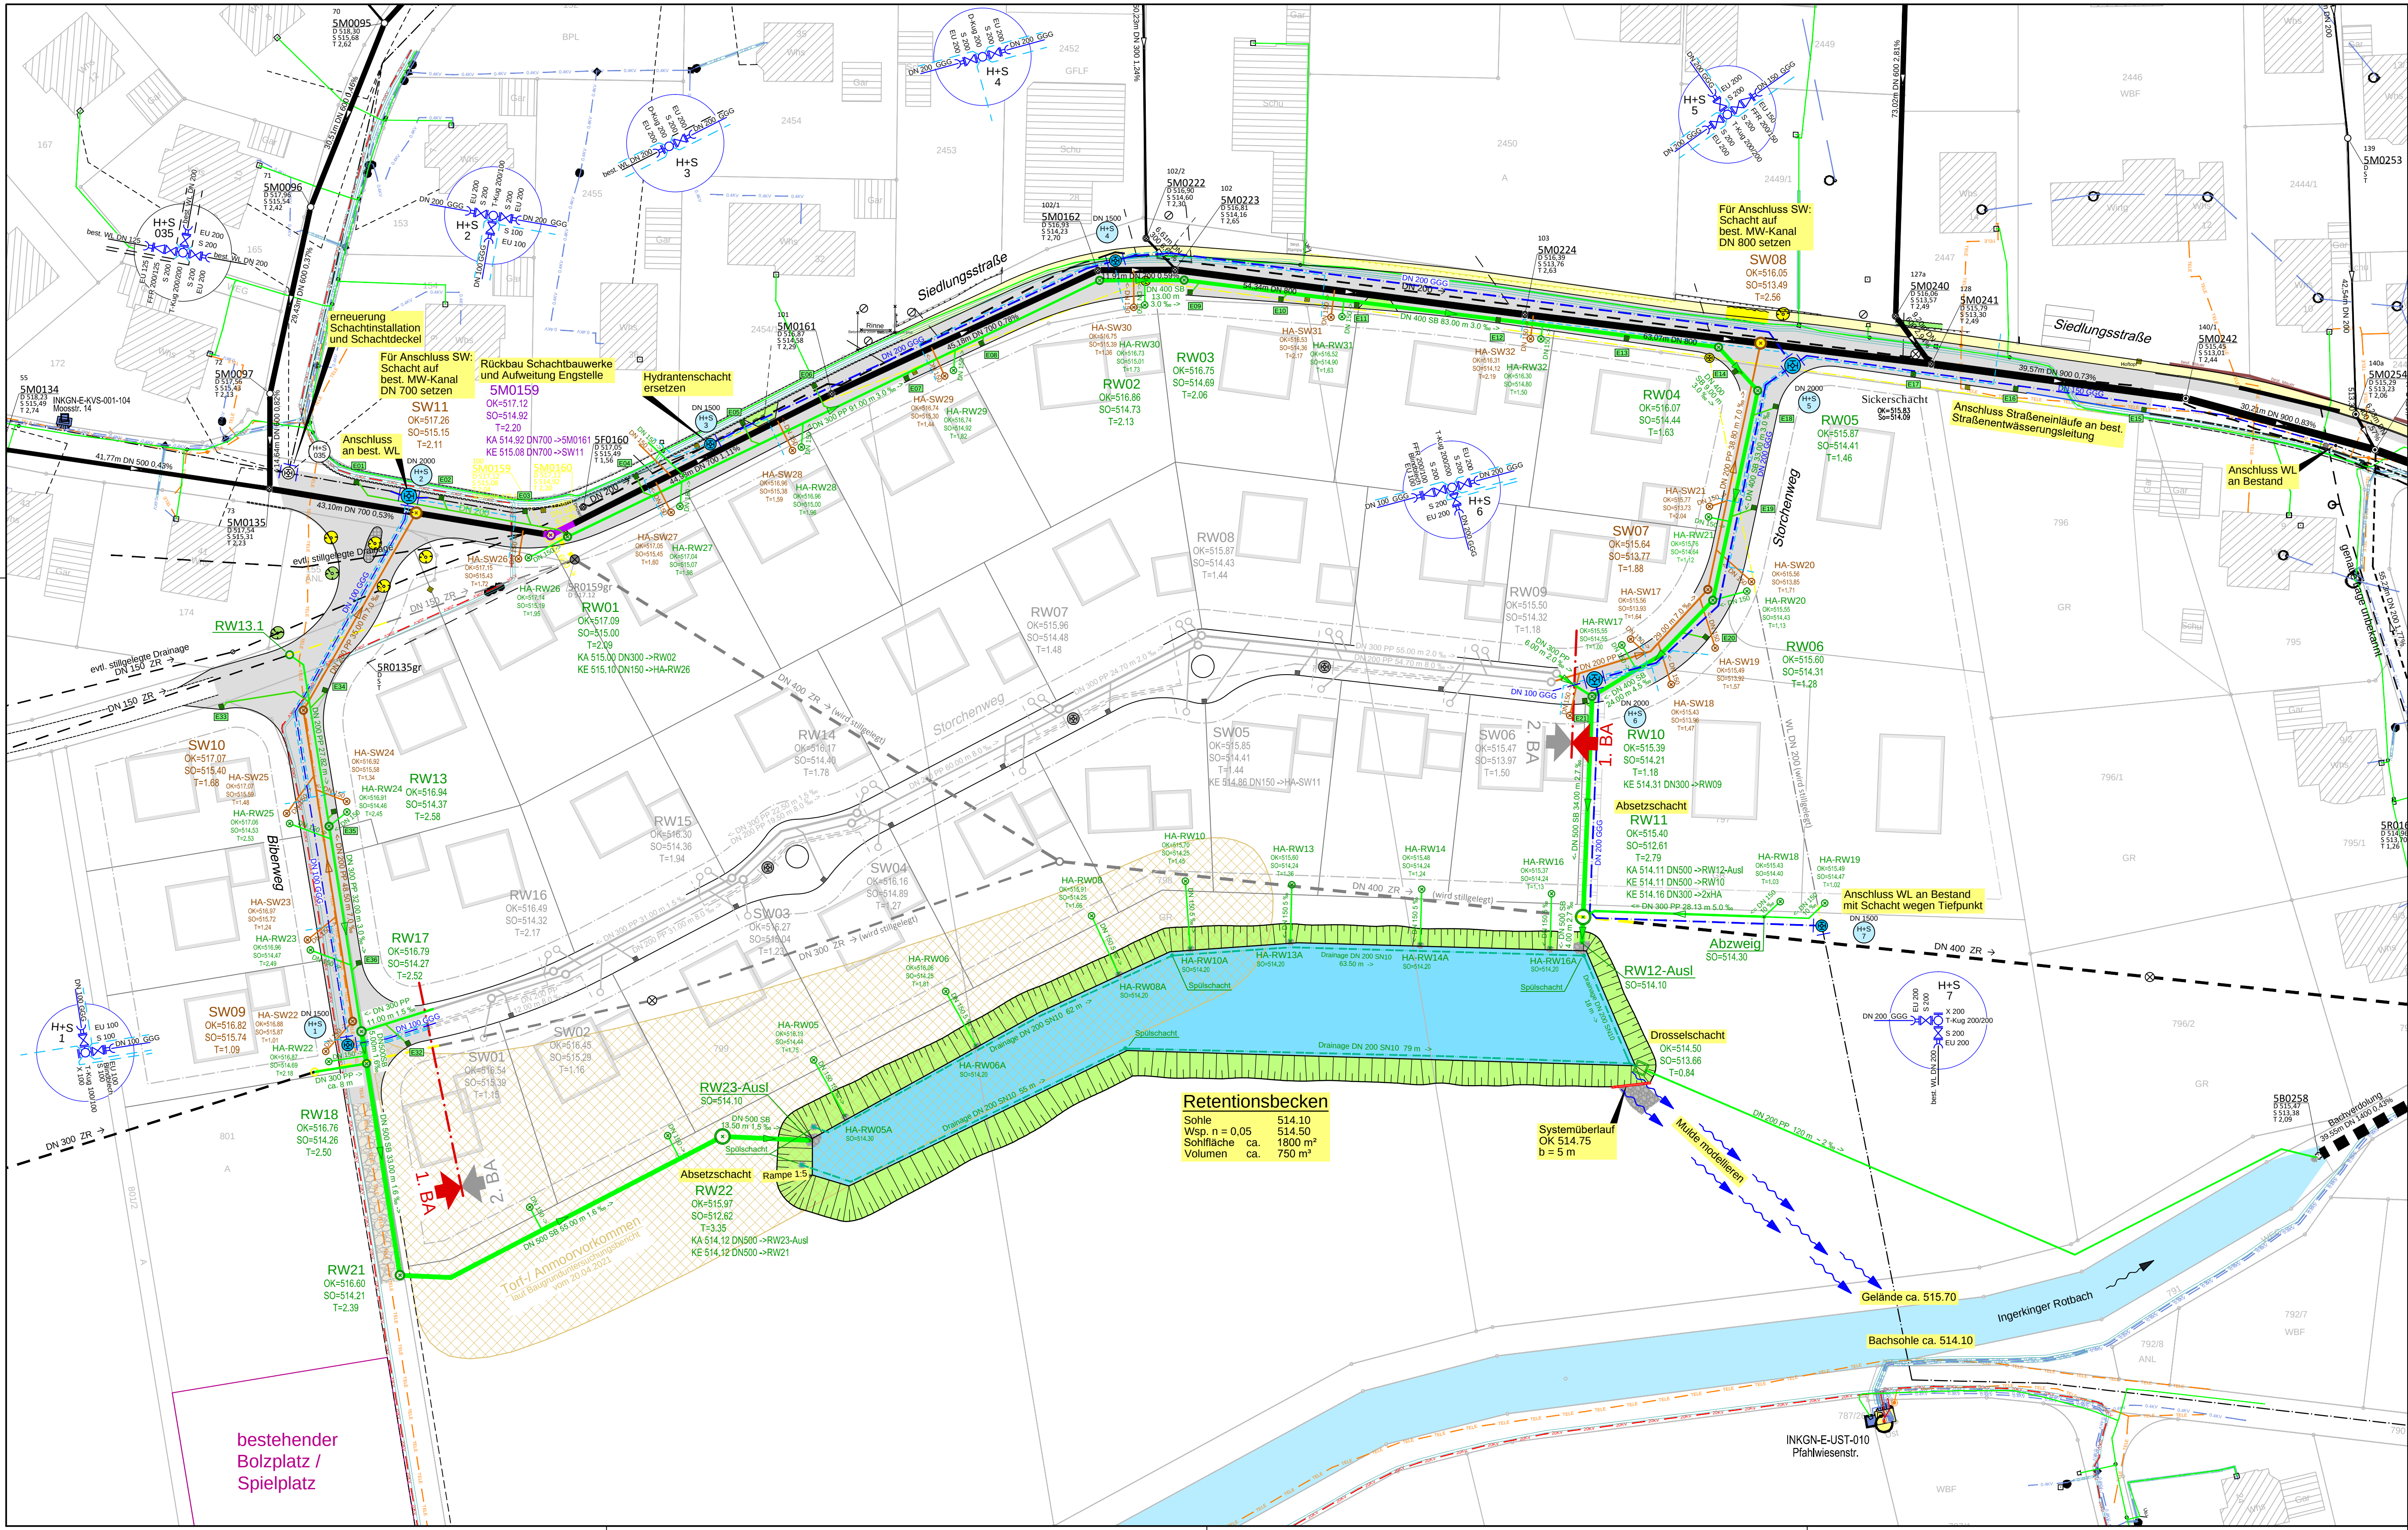

Hinweis zu Schmutzwasserkanälen / Hausanschlussschächten:
Aufgrund der Einleitung in das bestehende Mischwassersystem kann es bei hydraulischen Überlastungen zu Rückstau kommen.
→ Es sind zwingend Rückstauvorrichtungen zu verwenden!

Hinweis zu Regenwasserkanälen / Hausanschlussschächten:
Bei Hochwasserereignissen im Rotbach kann es zu Rückstau in den Anschlusschächten kommen.
→ Tieferliegende Gebäudeteile sind vor Rückstau zu schützen!

Zeichenerklärung:

Versorgungsleitungen

- Telekom
- Niederspannung 0.4kV
- Mittelspannung 20kV erdverlegt
- Niederspannungsfreileitung
- Glasfaserkabel
- Leerrohr

Die Leitungsführung der Kabel dient nur zur Übersicht. Die genaue Lage ist bei den entsprechenden Versorgungsunternehmen einzuholen.

- Wasserleitung Bestand
- Wasserhausanschluss Bestand
- Mischwasserkanal Bestand
- Regenwasserkanal Bestand
- Drainage Bestand
- Wasserleitung Planung
- Wasserhausanschluss Planung
- Drainage Planung
- Rinnenplatten
- Rückbau
- Mischwasserkanal Planung

- Flussbausteine
- Regenwasserkanal Planung
- Schacht Nr. OK= SO= T= HA-Schacht Nr. OK= SO= T=
- Schmutzwasserkanal Planung
- Höhen im System DHNN92

BAUHERR Gemeinde Schemmerhofen Teiltort Ingerkingen		Gemeinde Schemmerhofen	
PROJEKT Erschließung Baugebiet "Siedlungsstraße" 1. Bauabschnitt		PLANNUMMER 4174	
KANALISATION UND WASSERVERSORGUNG		MAßSTAB 1 : 500	
Lageplan		PROJEKTNUMMER 20-004-09	
Ausführungsplanung		DATUM 10.10.2024	
PLANER E. S. tiefbauplanung		ZEICHNUNGSNAME A_BA1_LAGEPLAN.DWG	
		BEARBEITER Brauchle	
		GEZEICHNET sk/mf	
		BEILAGE	